





PLANTA BAIXA  
CAMPO DE FUTEBOL SOCIETY  
ESC.: 1/100

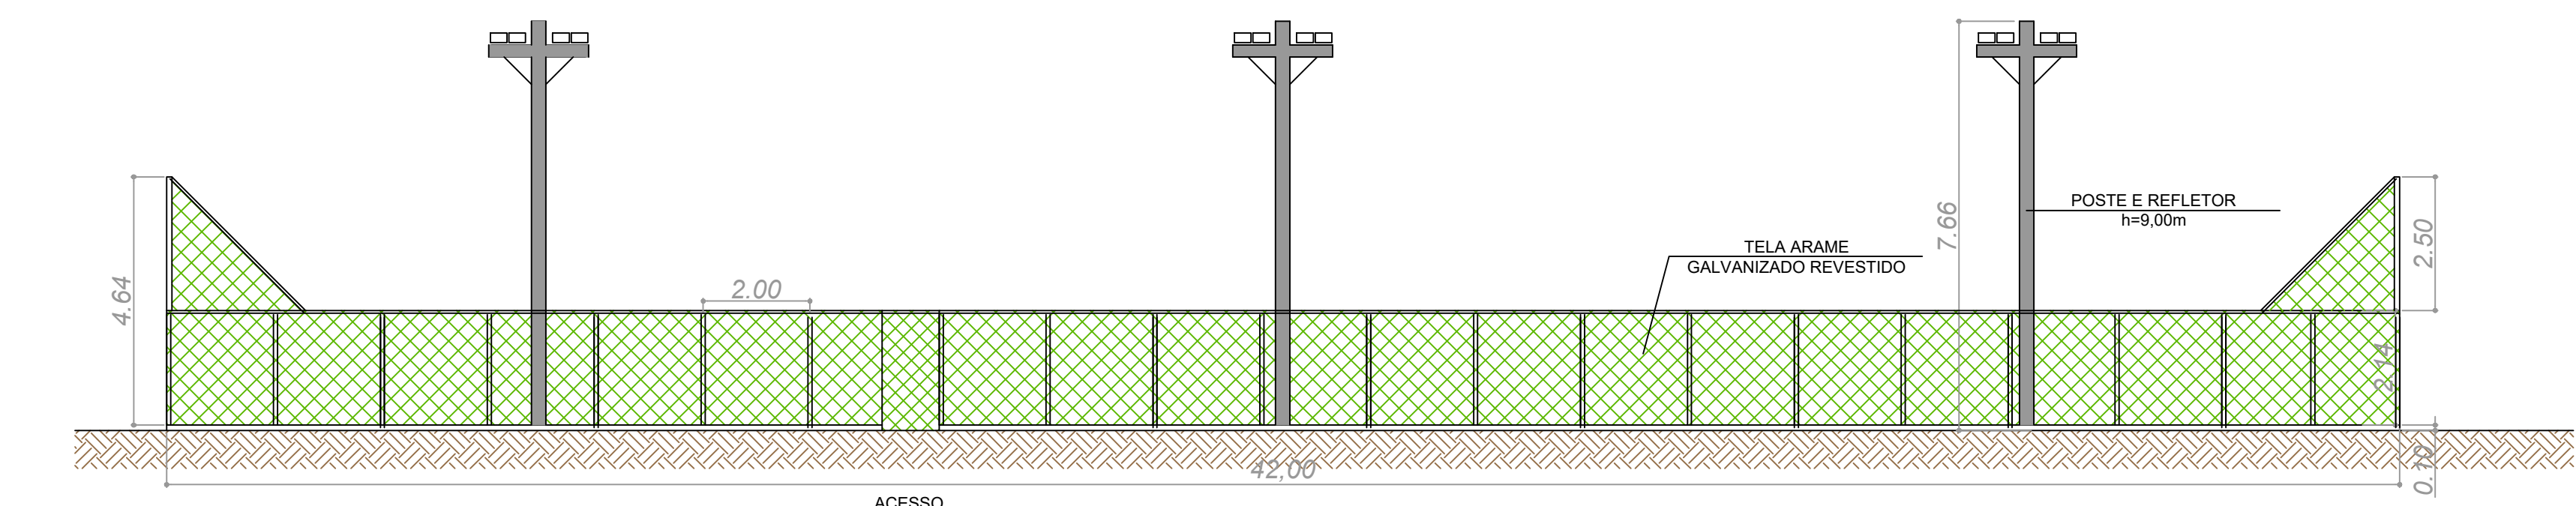


VISTA LATERAL  
ESC.: 1/100

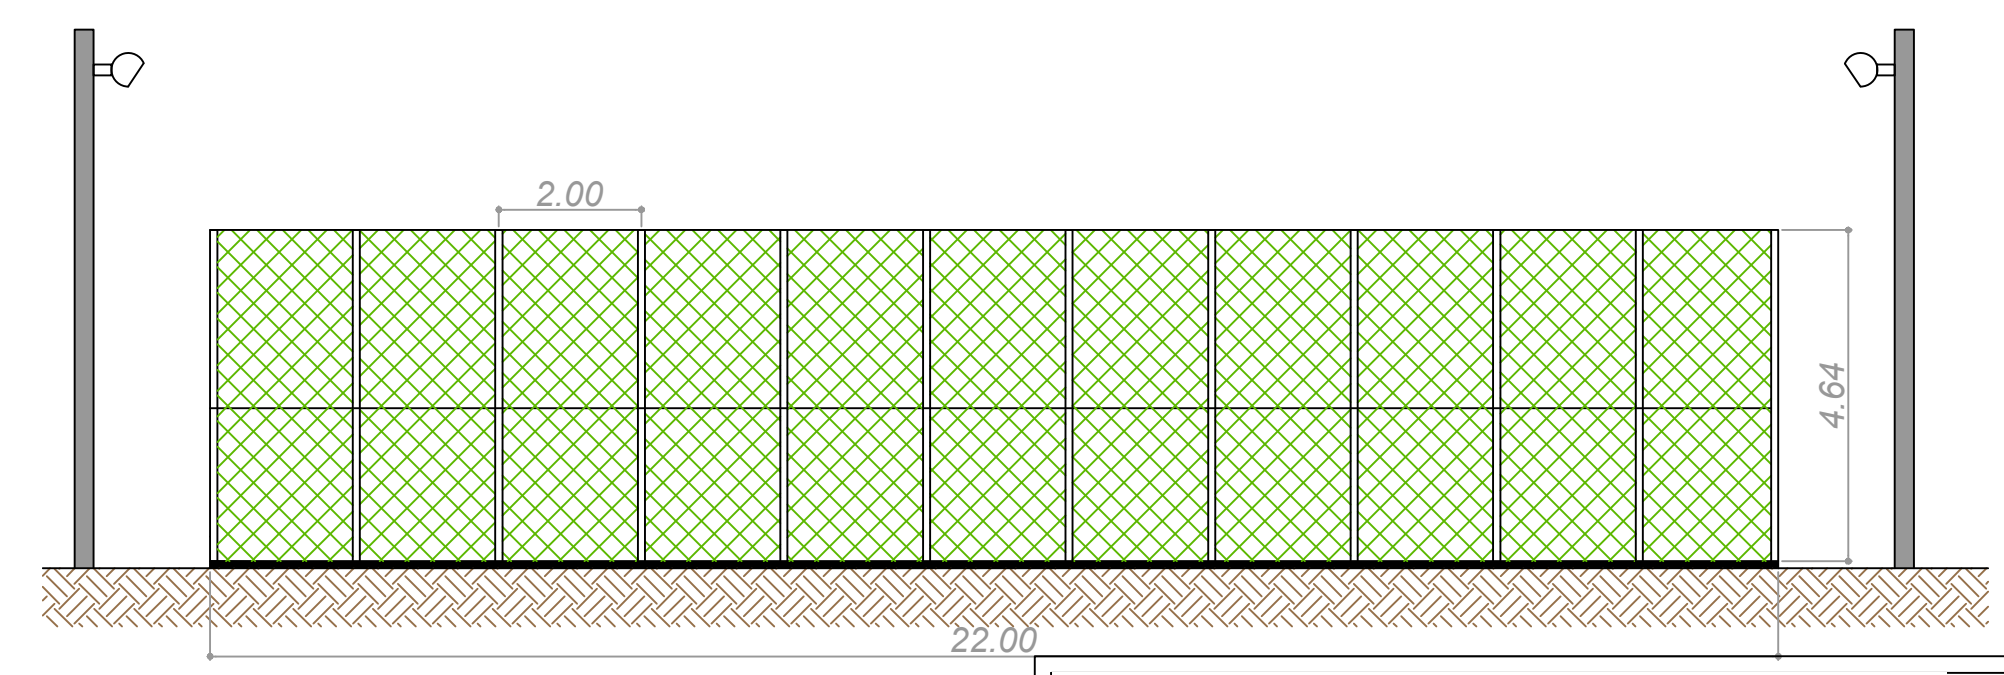

VISTA FUNDO DO CAMPO

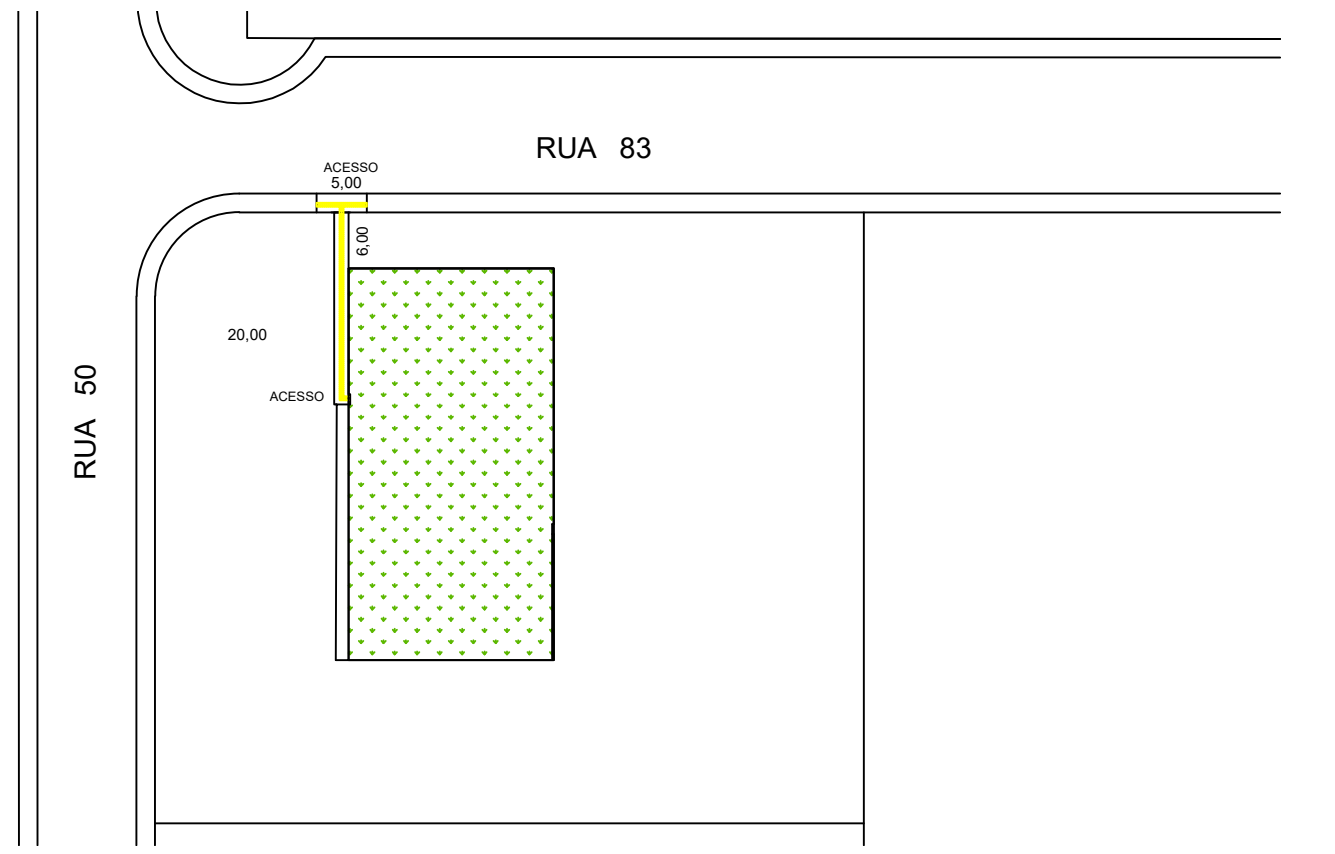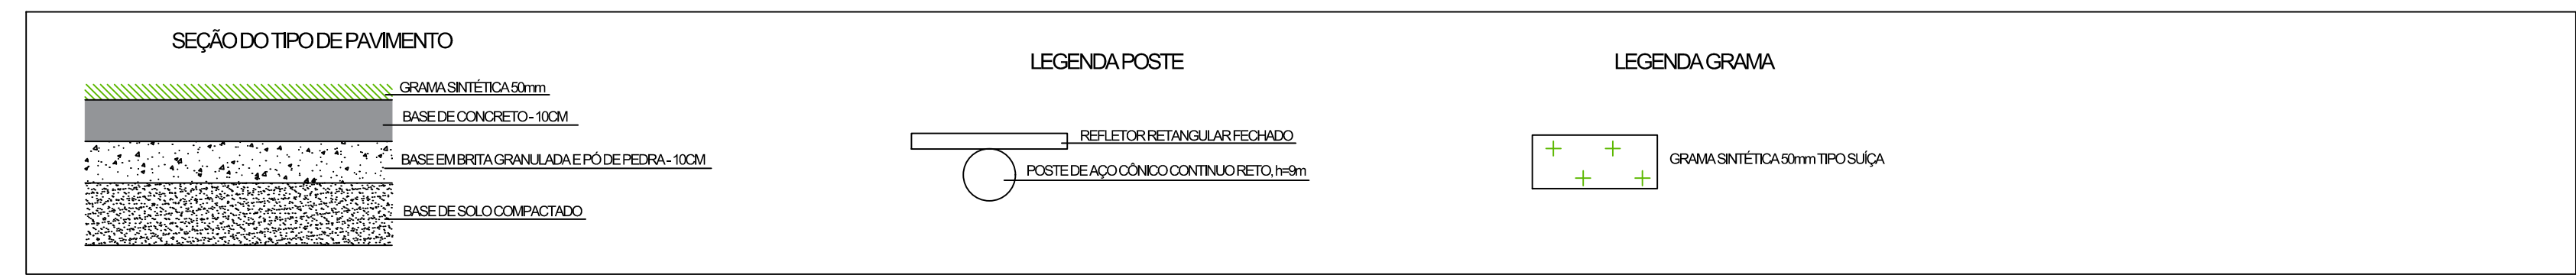

IMPLANTAÇÃO SEM ESC

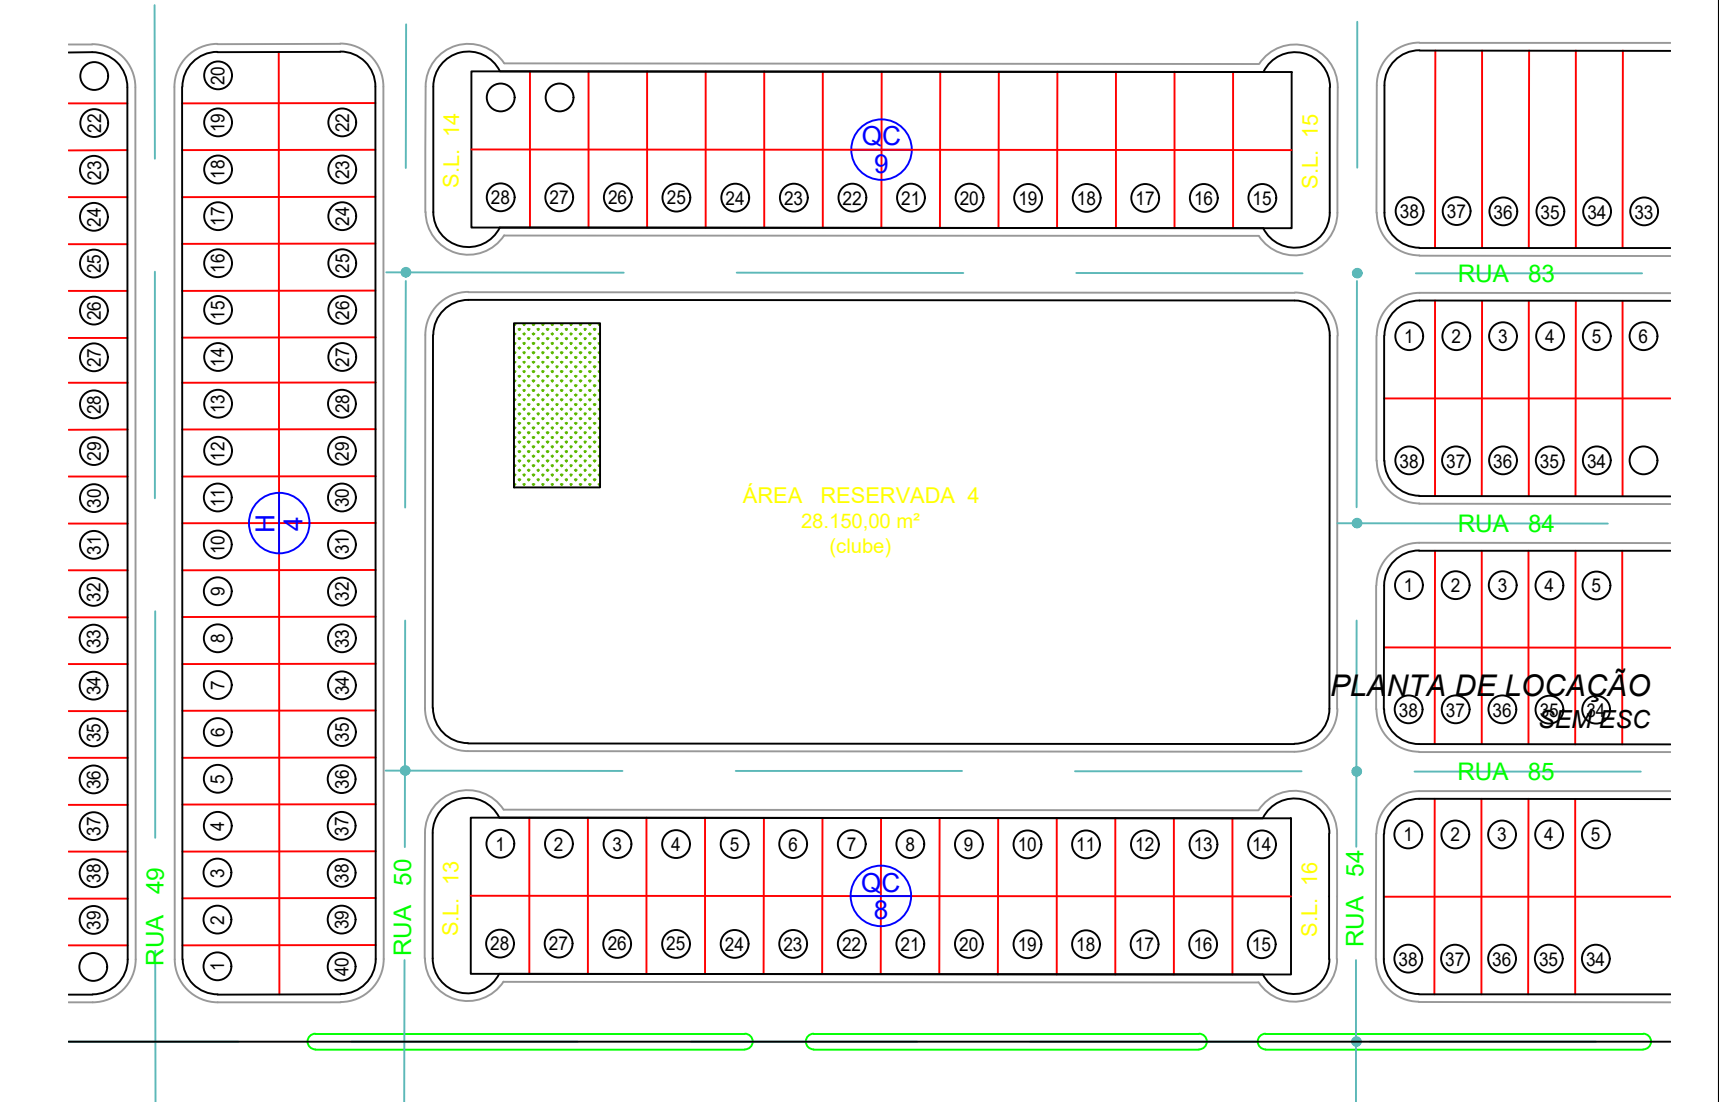

PLANTA DE LOCALIZAÇÃO SEM ESC

PLANTA DE LOCALIZAÇÃO SEM ESC

**PREFEITURA MUNICIPAL DE BOFETE**

**CAMPO SOCIETY BAIRRO DA ALPES DA CASTELO**

RUA GUARÁ COM RUA 83 - BAIRRO ALPES DA CASTELO

MARIANA SIMONATO RAMOS CAU A 52813-7 BRT

Projeto e Resp. Técnico: ARGUMENTAL MARIANA SIMONATO RAMOS CAU A 52813-7

1/2

1/100

SET/2022

ARQ. Resp.



**MUNICÍPIO DE BOFETE**

RUA NOVE DE JULHO - CENTRO - 290 - CEP: 18.590-000

FONE (14)3883-9300

CNPJ: 46.634.143/0001-56



**CÓDIGO DE ACESSO**

8BA072DC295B4F328C376641D9CCA196

**VERIFICAÇÃO DAS ASSINATURAS**

Este documento foi assinado digitalmente/eletronicamente pelos seguintes signatários nas datas indicadas




Assinante: MARIANA SIMIONATO RAMOS em 31/01/2023 15:48:17

CPF:\*\*\*.\*\*\*-681-20



Unidade certificadora: MUNICÍPIO DE BOFETE - ROOT

Para verificar a validade das assinaturas acesse o link abaixo


<https://bofete.flowdocs.com.br/public/assinaturas/8BA072DC295B4F328C376641D9CCA196>

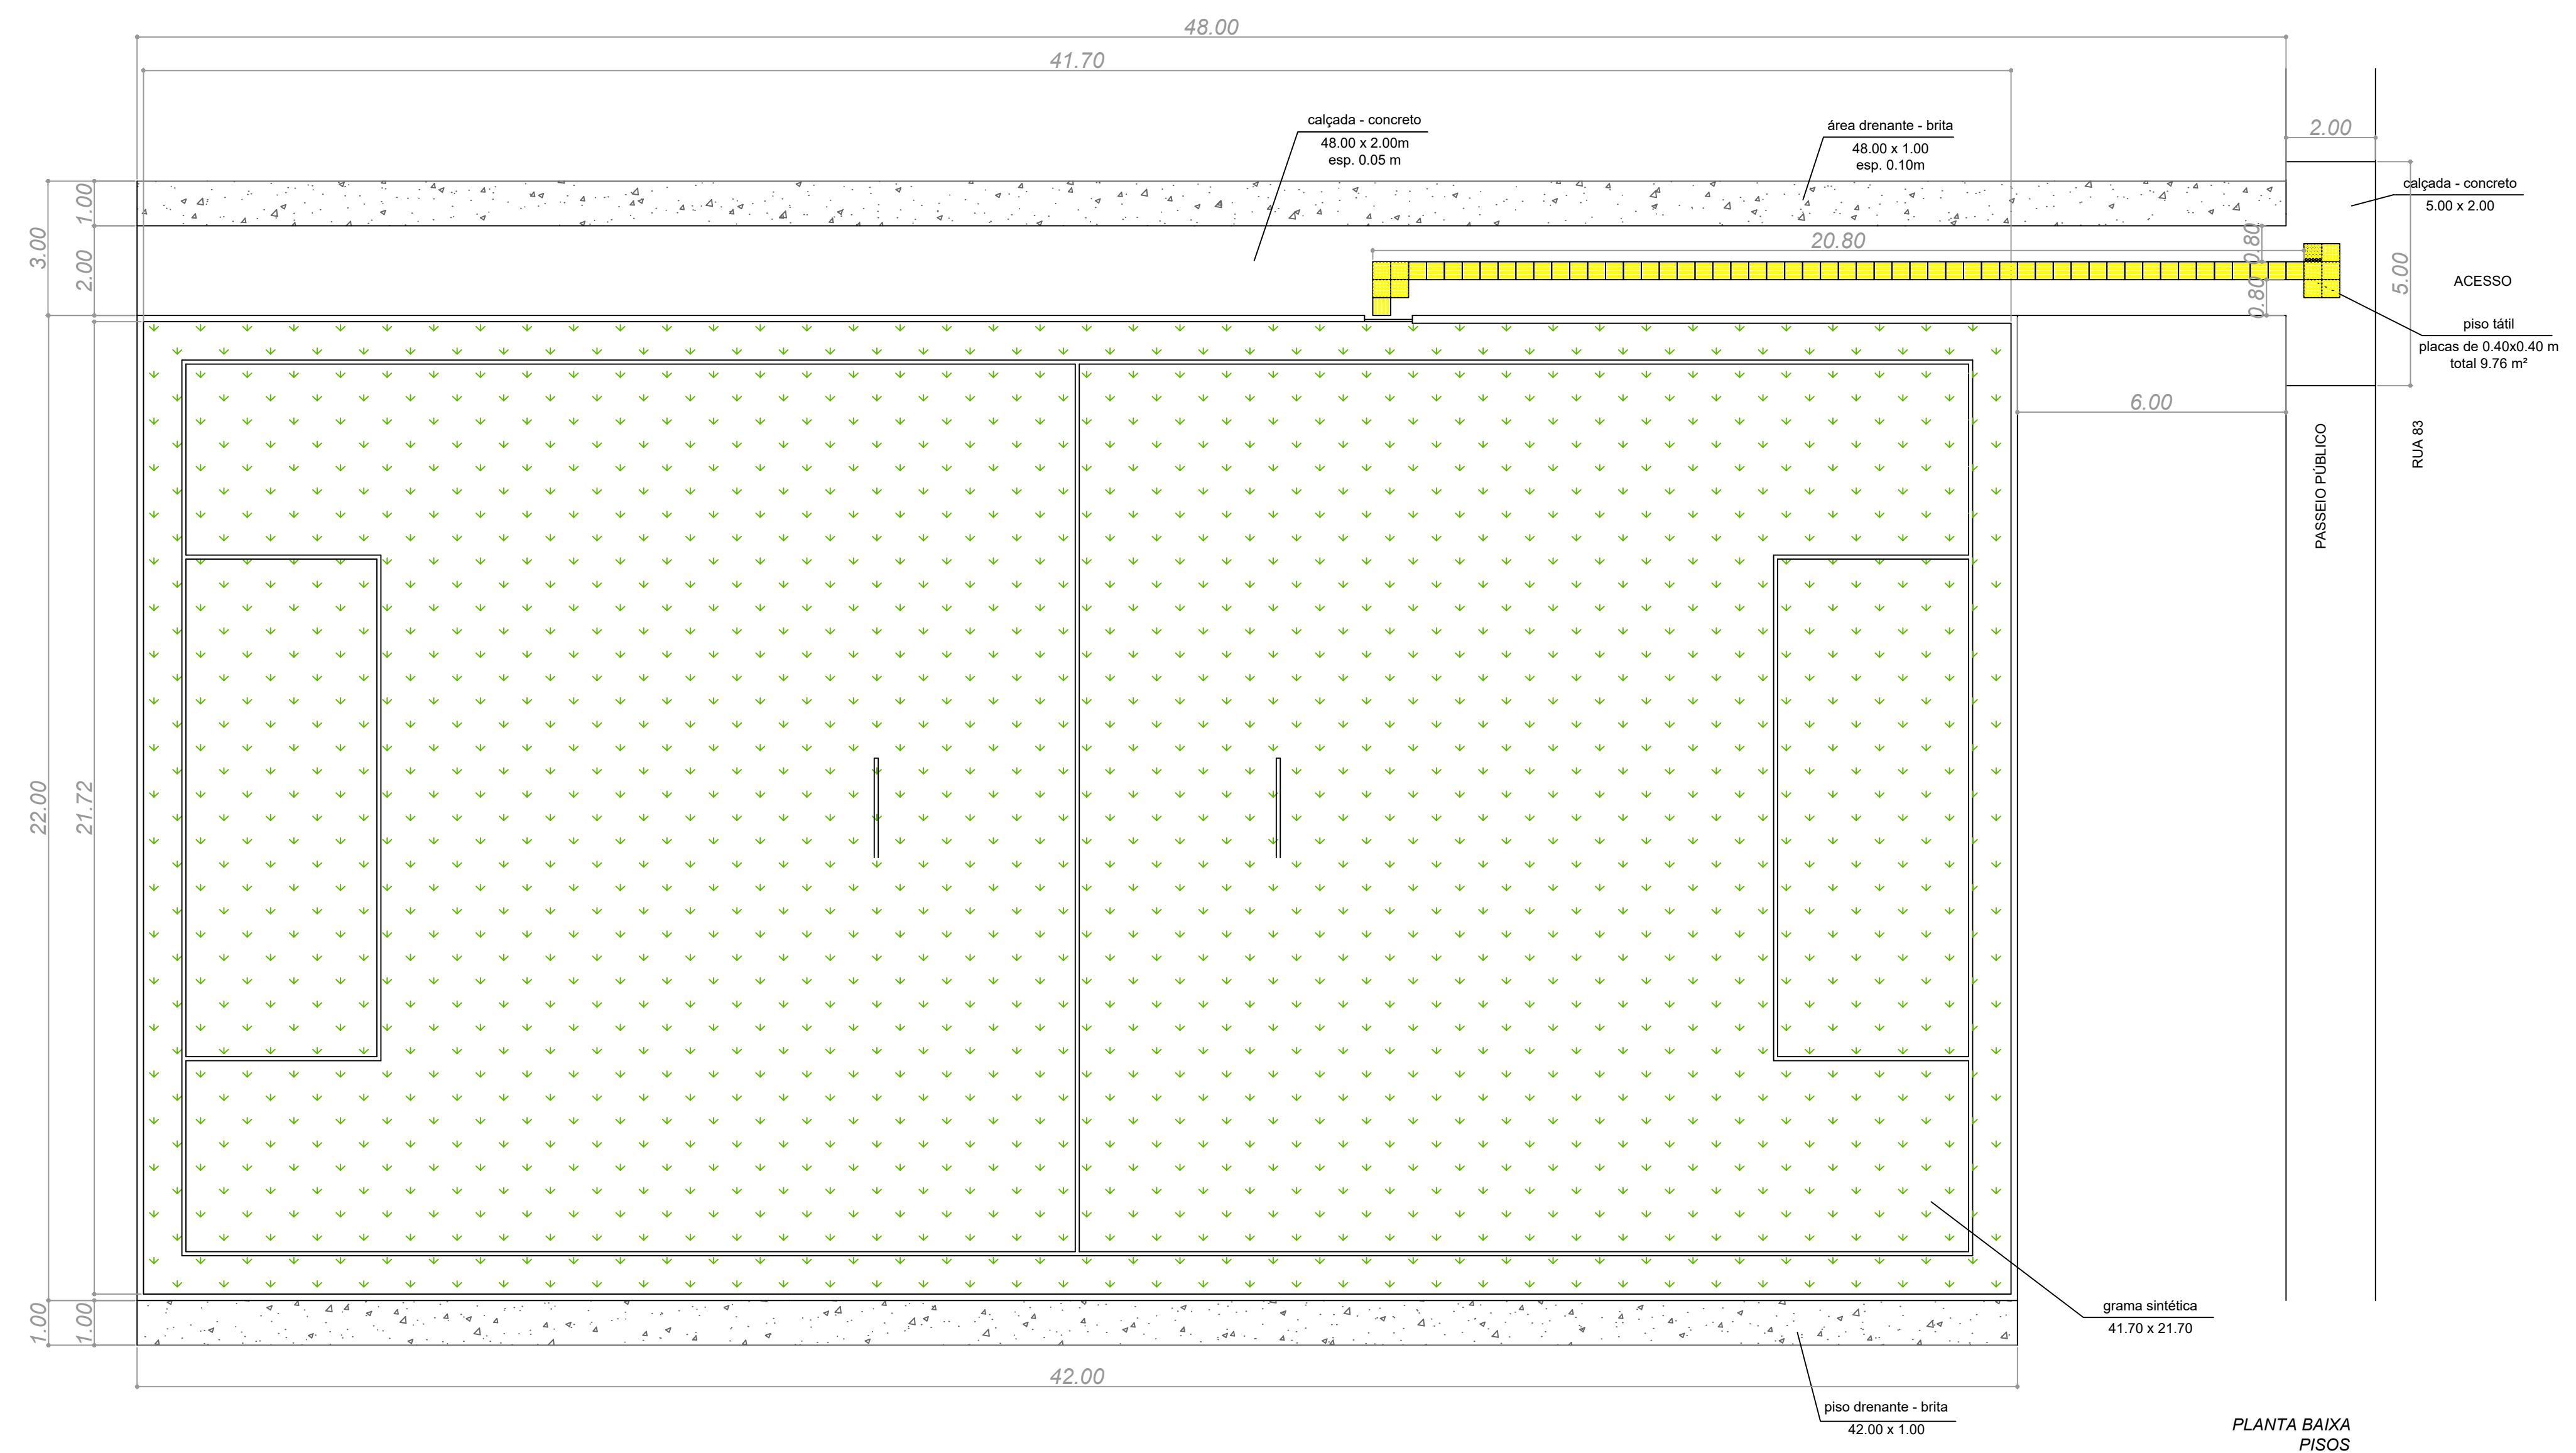

PLANTA BAIXA PISOS  
ESC.: 1/100

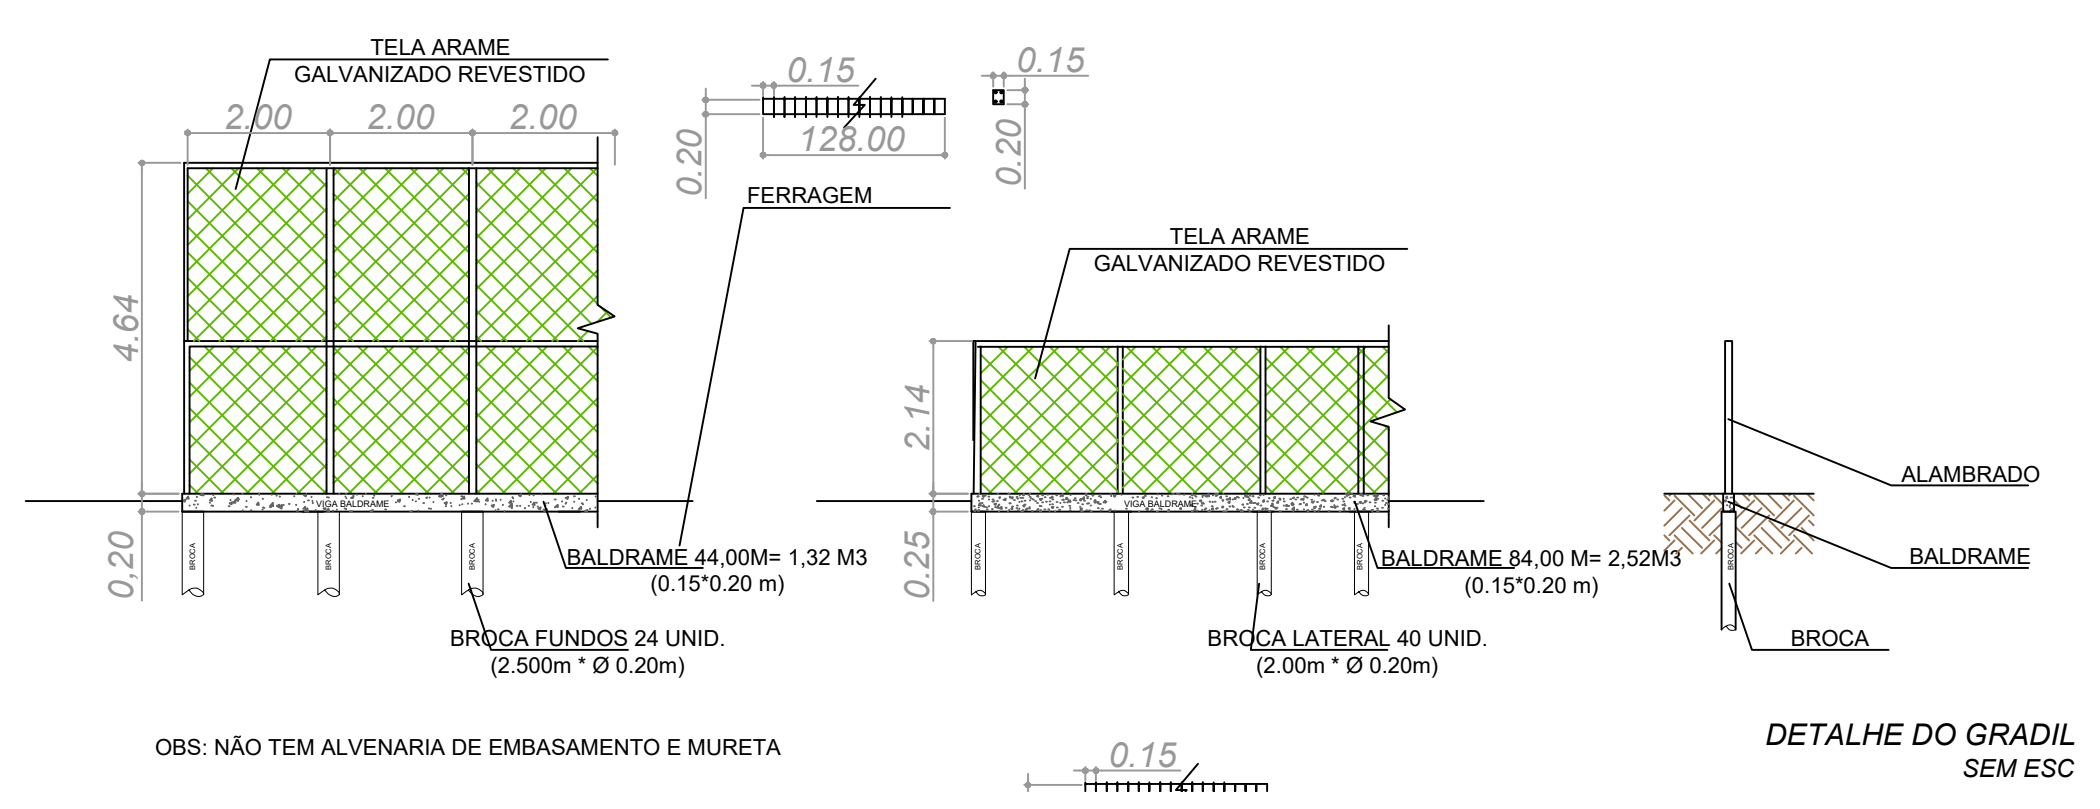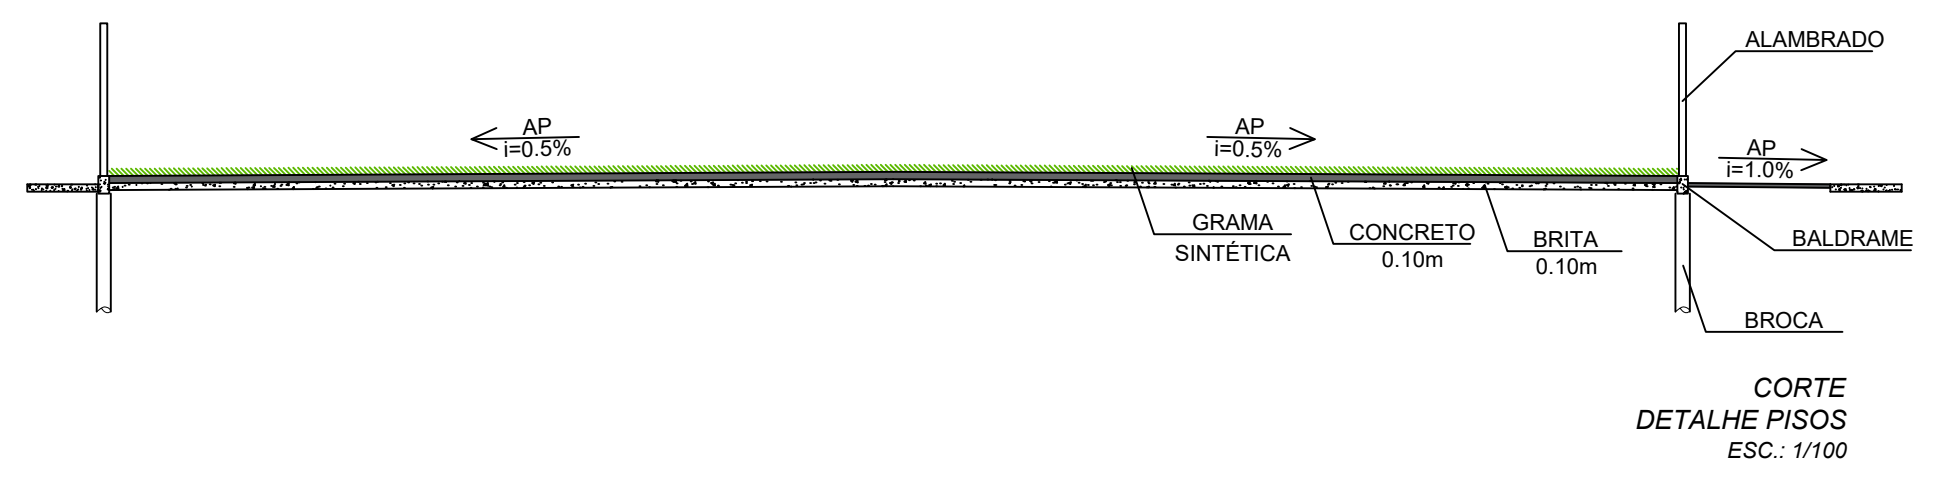

OBS: NÃO TEM ALVENARIA DE EMBASAMENTO E MURETA

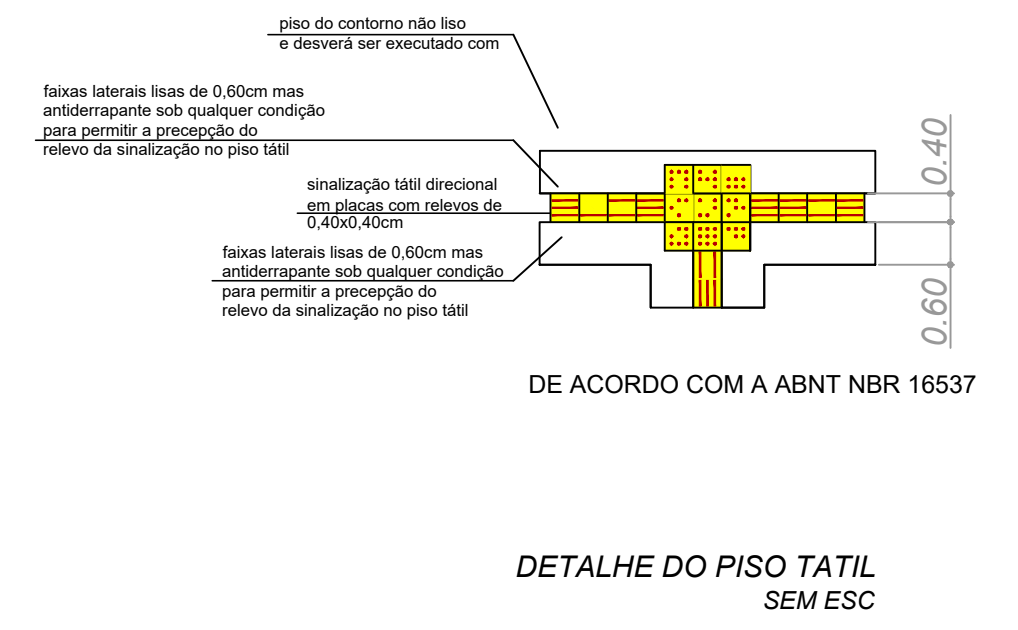

		Prancha <b>2/2</b>
RUA GUARÁ COM RUA B3 - BAIRRO ALPES DA CASTELO		Conteúdo PLANTA BAIXA - PISOS DETALHES
ARQ. Resp. MARIANA SIMONATO RAMOS		Escala 1/100
CAU A 52813-7		Data SET/2022
PREFEITURA MUNICIPAL CLAUDECO JOSÉ EBRINHO PREFEITO MUNICIPAL		PROJETO E RESP. TÉCNICO ARQUITETA: MARIANA SIMONATO RAMOS CAU A 52813-7





**MUNICÍPIO DE BOFETE**

RUA NOVE DE JULHO - CENTRO - 290 - CEP: 18.590-000

FONE (14)3883-9300

CNPJ: 46.634.143/0001-56



CÓDIGO DE ACESSO

577273C4435D49FFB7F5AE169989D88C

**VERIFICAÇÃO DAS ASSINATURAS**

Este documento foi assinado digitalmente/eletronicamente pelos seguintes signatários nas datas indicadas



Assinante: MARIANA SIMIONATO RAMOS em 31/01/2023 15:48:19



CPF:\*\*\*.\*\*\*-681-20

Unidade certificadora: MUNICÍPIO DE BOFETE - ROOT

Para verificar a validade das assinaturas acesse o link abaixo



<https://bofete.flowdocs.com.br/public/assinaturas/577273C4435D49FFB7F5AE169989D88C>

### LEGENDA


-  REFLETOR
-  QUADRO DE DISTRIBUIÇÃO DE ENERGIA A 1,80 DO CENTRO AO PISO

CIRCUITO	DESCRIÇÃO	CARGA (VA)	TENSÃO (V)	CORRENTE (A)	SEÇÃO (MM²)	DISJUNTOR (A)	FIO NEUTRO (M)	FIO FASE (M)	ELETRODUTO 1/2" (M)
1	ILUMINAÇÃO	19000	127	150	1,5	10	130	130	130


### DIAGRAMA UNIFILAR

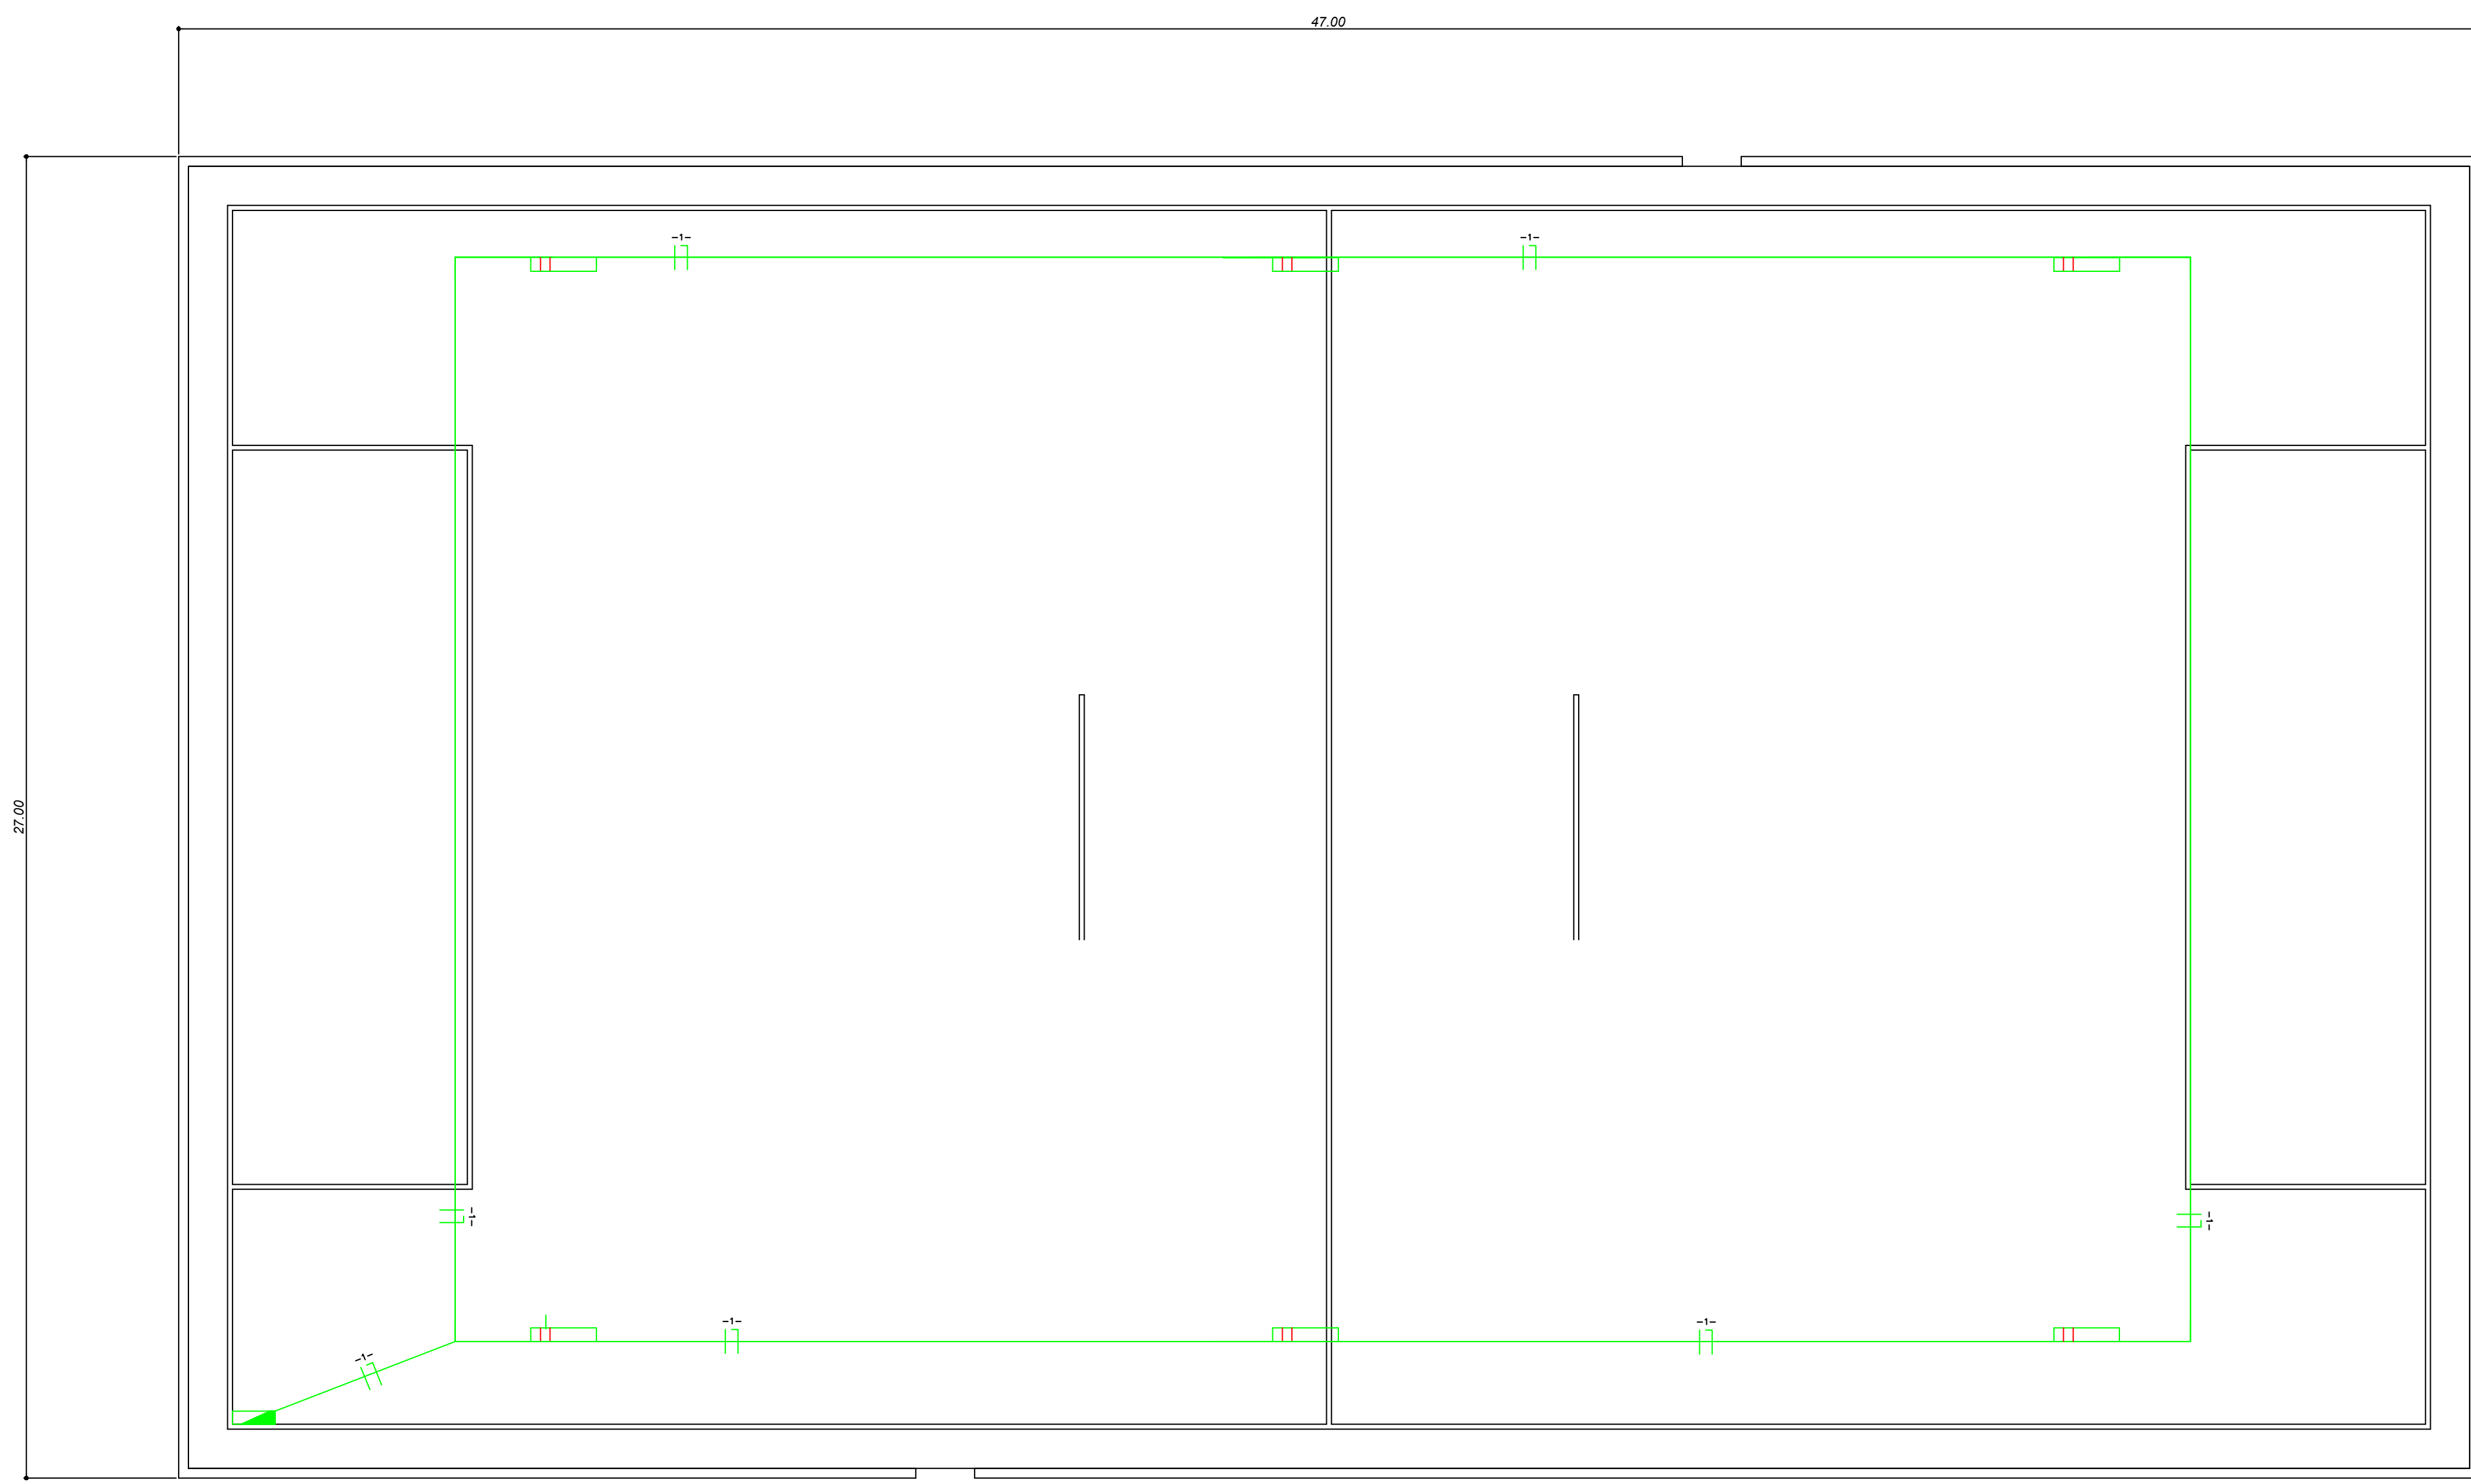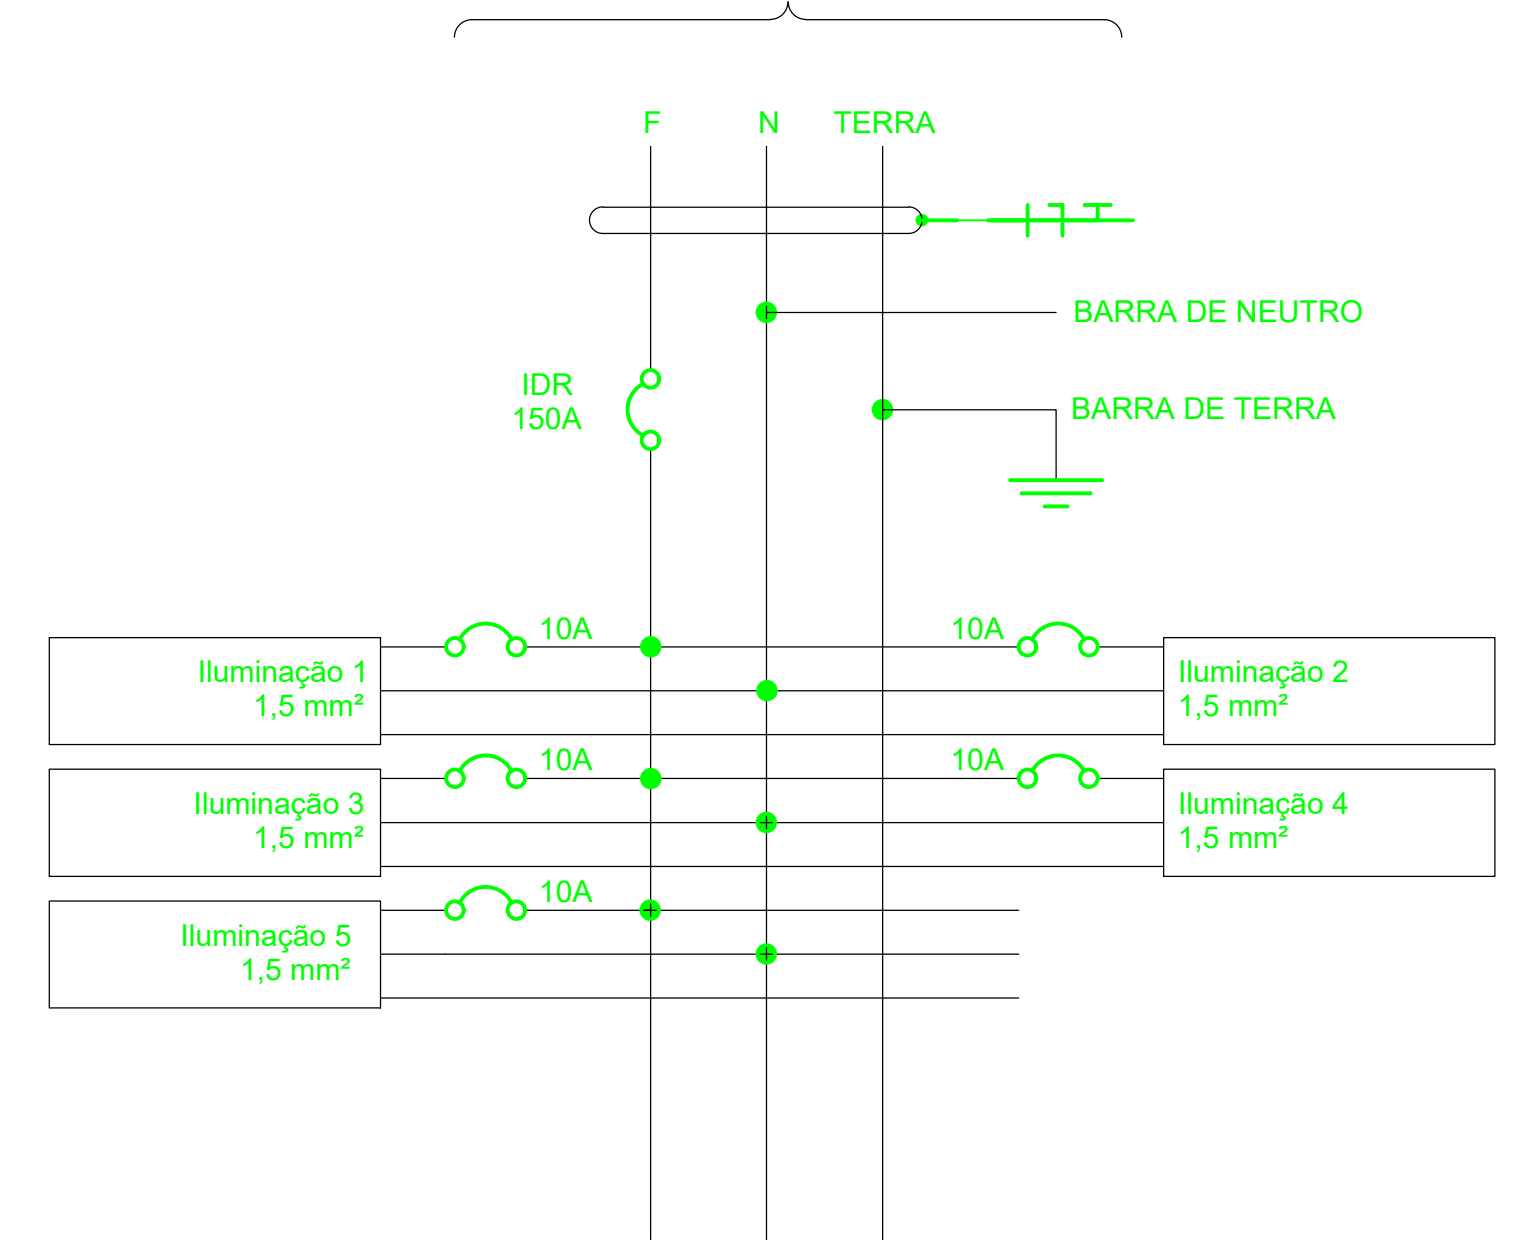

PLANTA BAIXA  
CAMPO DE FUTEBOL SUÍÇO  
ESC.: 1/100

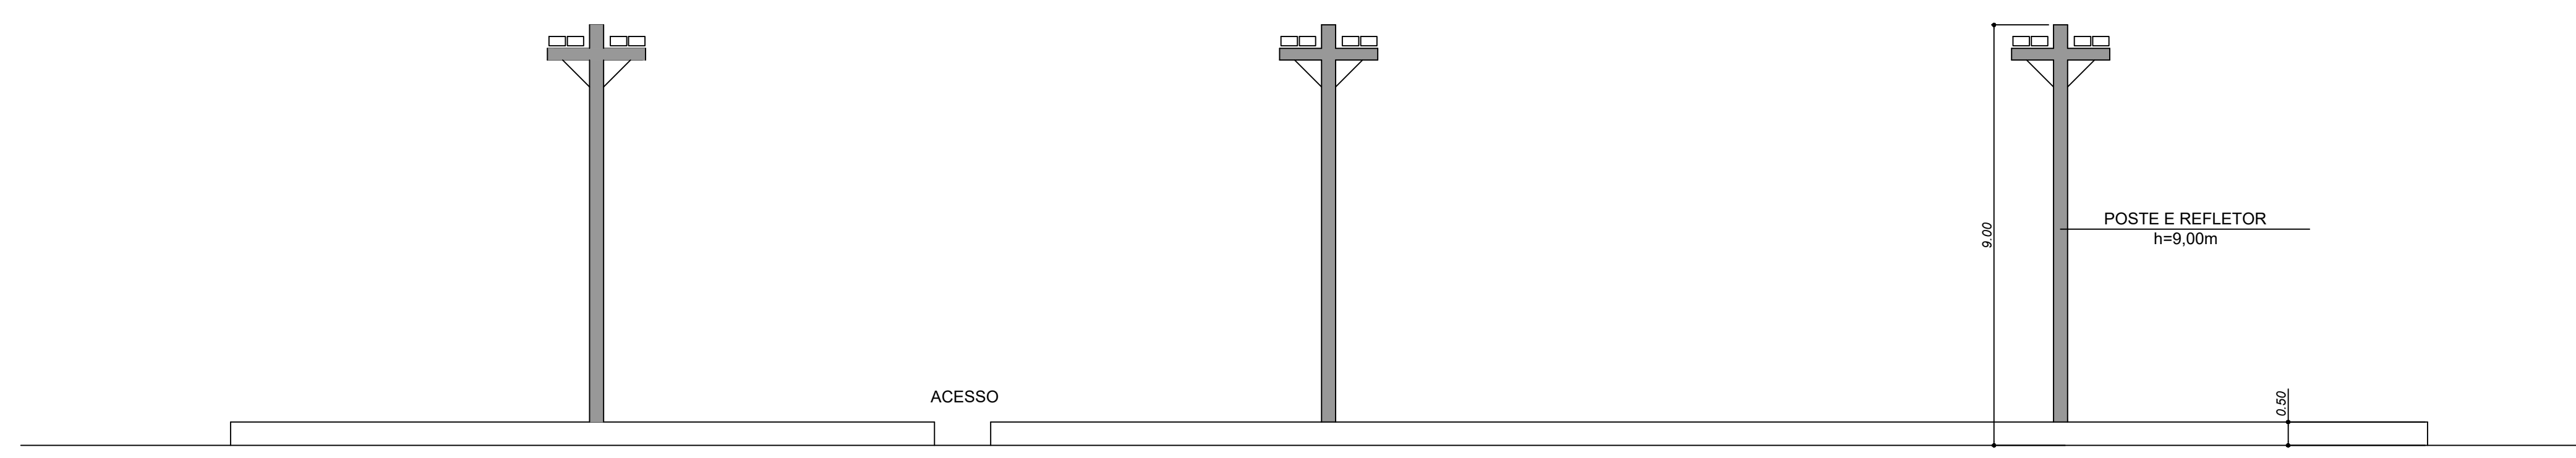

VISTA LATERAL  
ESC.: 1/100

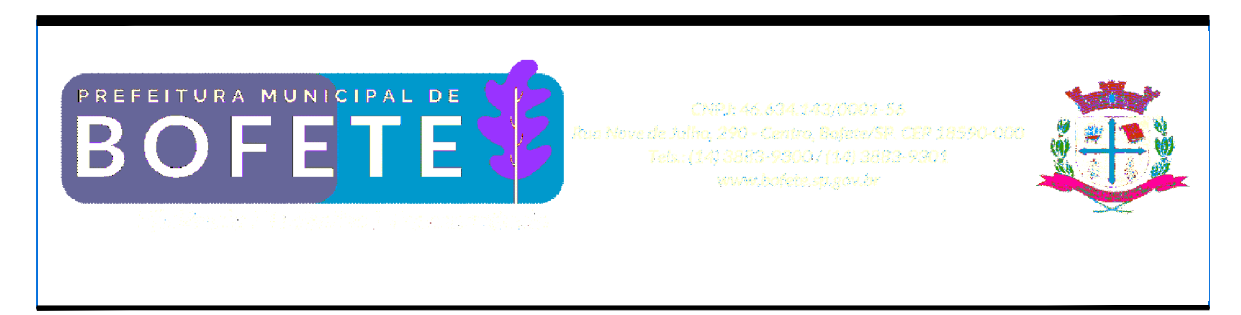

PROJETO: **PROJETO ELÉTRICO**

LOCAL: **BAIRRO**

TÍTULO: **CAMPO SOCIETY** FOLHA: **01/01**

ASSUNTO: **PROJETO BÁSICO**

ESCALA NOMINAL: **H: 1:100** | DATA: **JAN/2023** | REVISÃO: **0**

ASSINATURAS:   
 ARQUITETA: **MARIANA SIMONATO RAMOS** | **PREFEITURA MUNICIPAL**   
 CAU A 52913-7 | **QUADRO DE REG. ELETRICISTA** | **PREFEITO MUNICIPAL**   
 C.N.P.J.: **46.634.143/0001-56**   
 ART: \_\_\_\_\_

ESPAÇO PARA APROVAÇÃO



**MUNICÍPIO DE BOFETE**

RUA NOVE DE JULHO - CENTRO - 290 - CEP: 18.590-000

FONE (14)3883-9300

CNPJ: 46.634.143/0001-56



**CÓDIGO DE ACESSO**

14509A38906E43C78C7E65DC59AB8269

**VERIFICAÇÃO DAS ASSINATURAS**

Este documento foi assinado digitalmente/eletronicamente pelos seguintes signatários nas datas indicadas



Assinante: MARIANA SIMIONATO RAMOS em 31/01/2023 15:48:16

CPF:\*\*\*.\*\*\*-681-20

Unidade certificadora: MUNICÍPIO DE BOFETE - ROOT

Para verificar a validade das assinaturas acesse o link abaixo

<https://bofete.flowdocs.com.br/public/assinaturas/14509A38906E43C78C7E65DC59AB8269>